



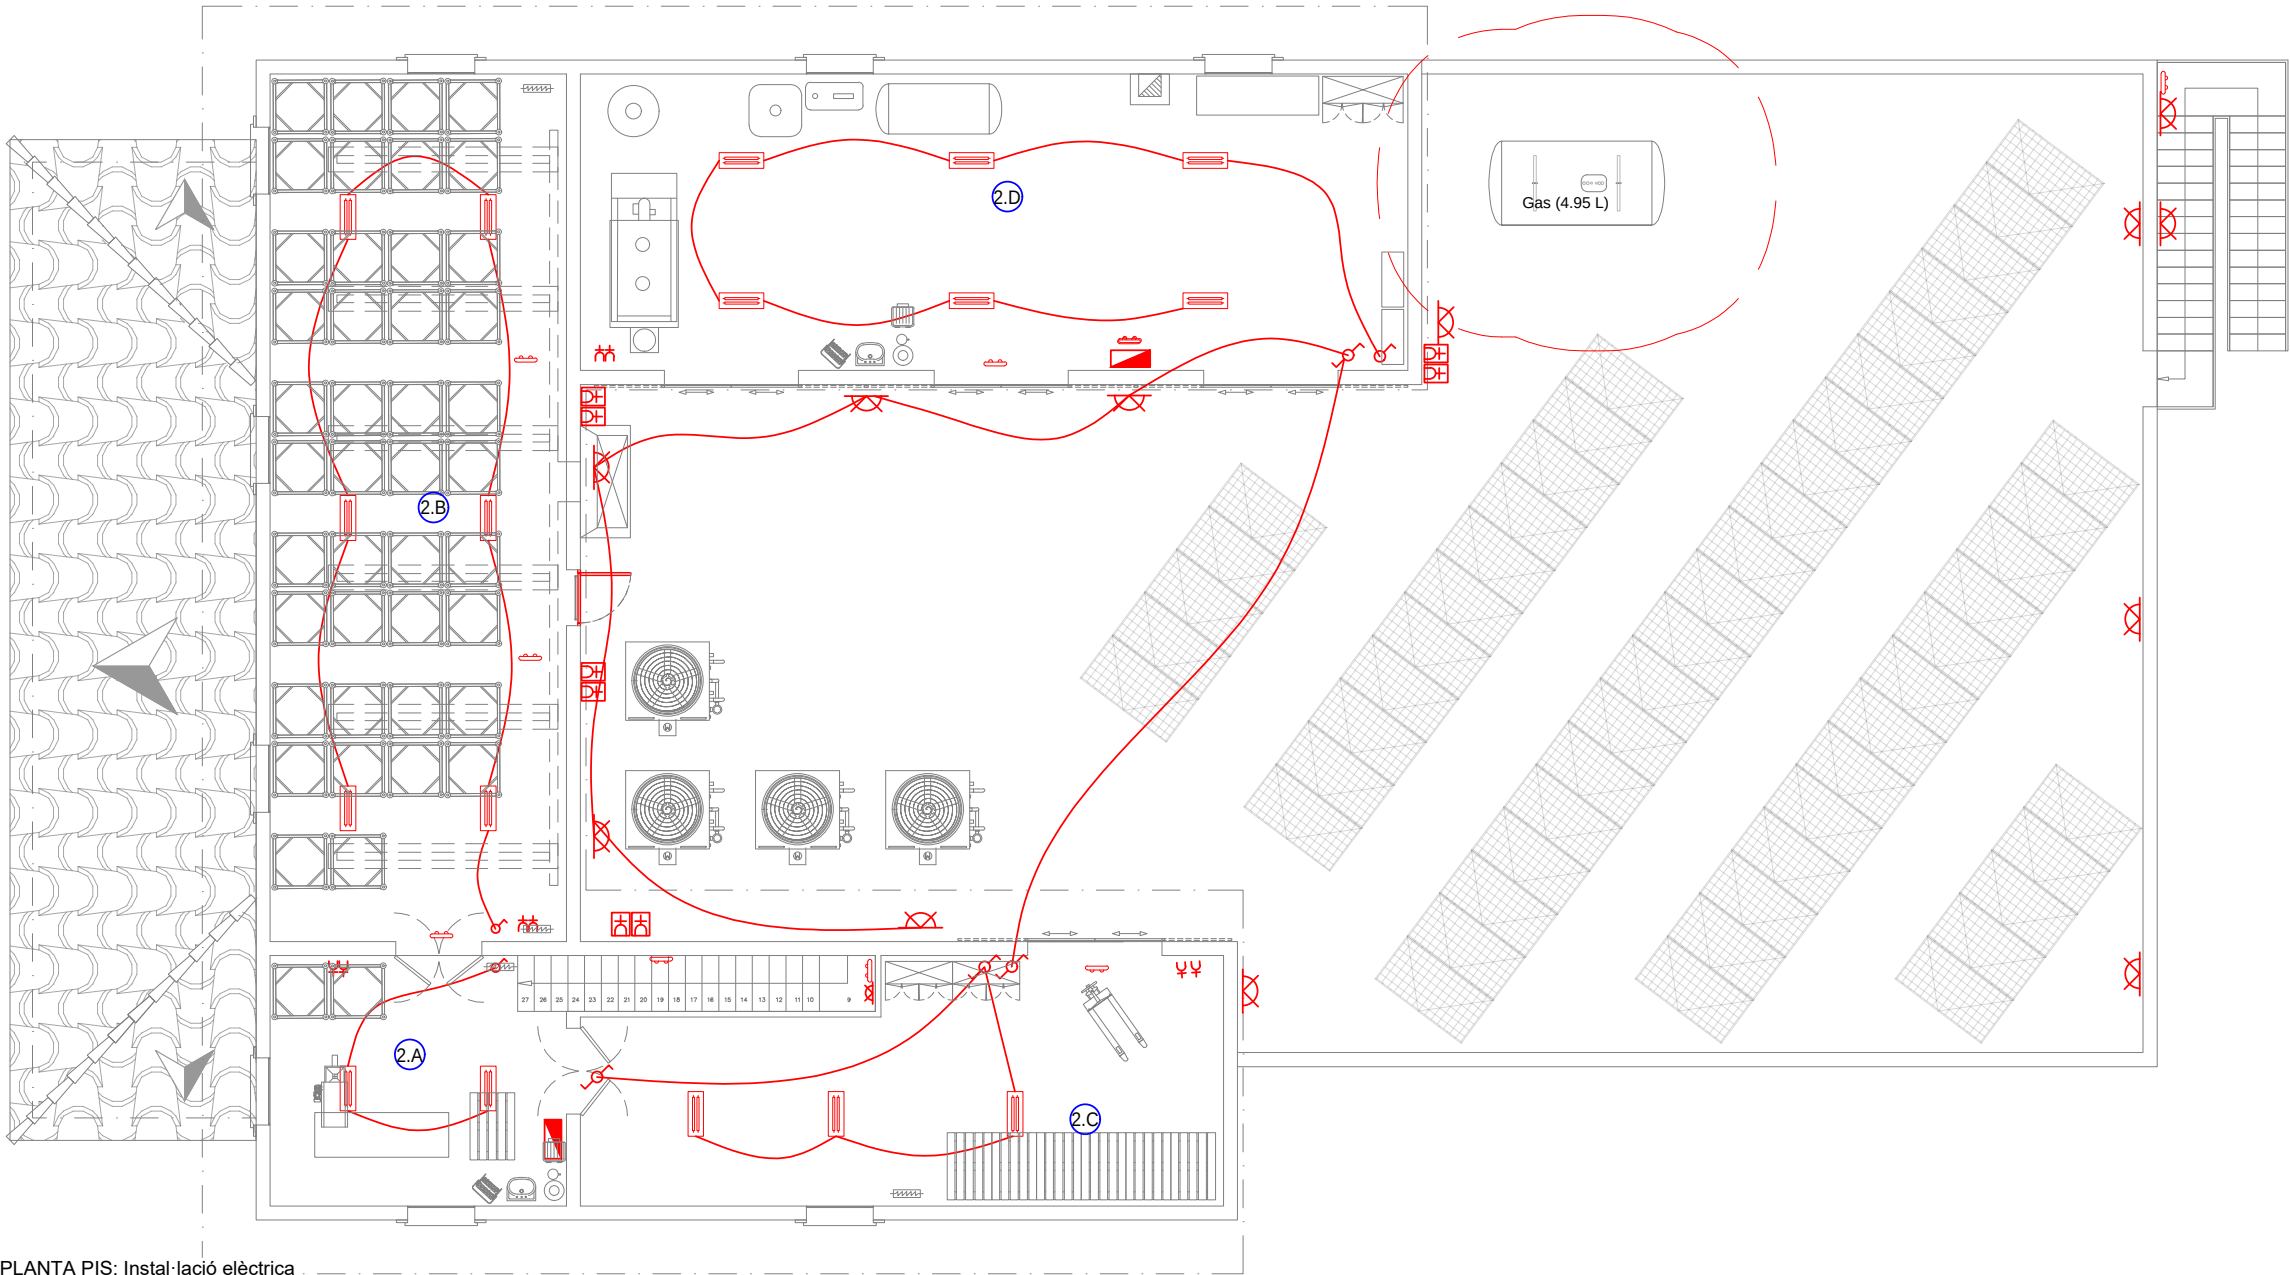

PLANTA PIS: Instal·lació elèctrica
Escala 1/125

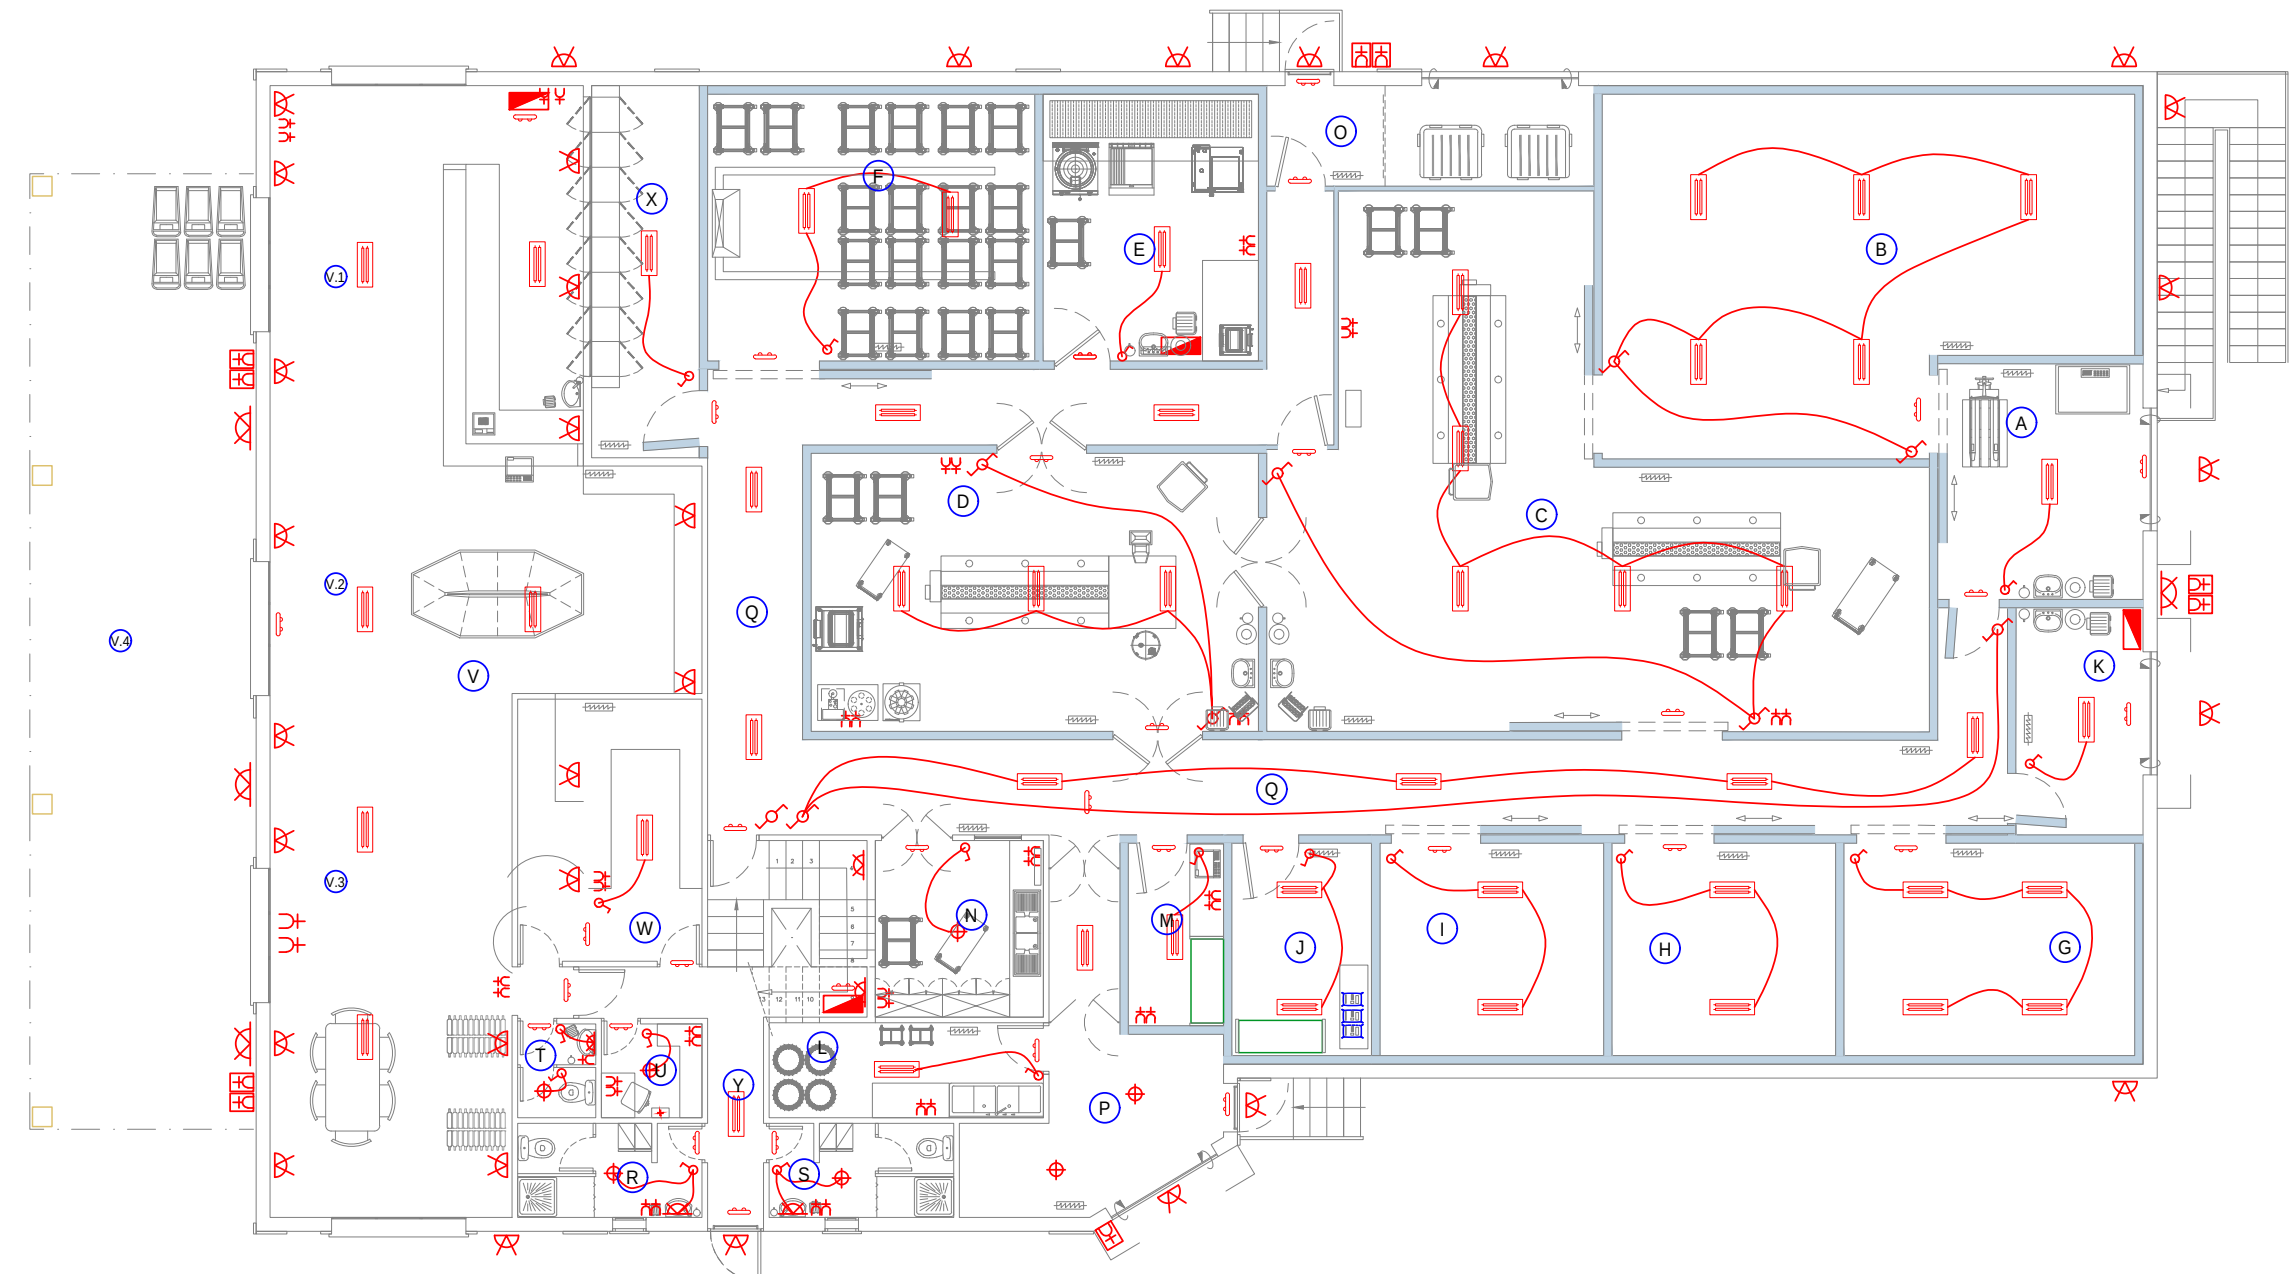

PLANTA BAIXA: Instal·lació elèctrica
Escala 1/125

INSTAL·LACIÓ ELÈCTRICA			
	Línea elèctrica		Int. simple
	Luminària fluorescent amb pantalla		Int. commutat
	Punt de llum paret		Preses monofàsica
	Punt de llum		Quadre i subquadres
	Foco 200 w		Alumbrado de emergencia
	Motor		

LOCALS PLANTA PIS	
ID	US
2.A	VESTIBUL
2.B	ASSECADOR 2
2.C	LOCAL 1
2.D	LOCAL 2

LOCALS PLANTA BAIXA	
ID	US
A	MOLL RECEPCIÓ
B	CÀMARA MATÈRIA PRIMA
C	SALA D'ESPECEJAMENT
D	SALA ENVASAT
E	SALA COCCIÓ
F	ASSECADOR 1
G	CÀMARA EXPEDICIÓ ESPECEJAT
H	CÀMARA PRODUCTES ENVASATS
I	CÀMARA EXPEDICIÓ CUITS I CURATS
J	MAGATZEM ENVASOS, ETIQUETES I EMBALATGE
K	MOLL EXPEDICIÓ
L	BUELLS
M	MAGATZEM ESPÈCIES
N	LOCAL NETEJA
O	ESCOMBRARIES
P	MOLL CÀRREGA
Q	CIRCULACIÓ 1
R	LAVABO PERSONAL
S	LAVABO PERSONAL
T	ASEO CLIENTS
U	OFICINA
V	VENDA DIRECTA
W	MAGATZEM VENDA DIRECTA
X	REPOSICIÓ PROD. CÀRNICS VENDA DIRECTA
Y	CIRCULACIÓ 2


PROJECTE ACT AGRARIA COMPLEMENTARIA DE TRANSFORMACIÓ I COMERCIALIZACIÓ PRODUCCIÓ SOCIS.
Plànol de: PLANTA BAIXA I PIS: INSTAL·LACIÓ ELÈCTRICA
Emplaçament: PARCEL·LES 48 I 50 DEL POLÍGON 10. T.M. POLLENÇA
Peticionari: SOC. COOP. LTDA. PAGESA DE POLLENÇA
Miquel Fiol Moragues, Enginyer Agrònom, Col·legiat nº 1.154 **Data:** SETEMBRE 2022

Escala:

1/125

PLÀNOL Nº:

11

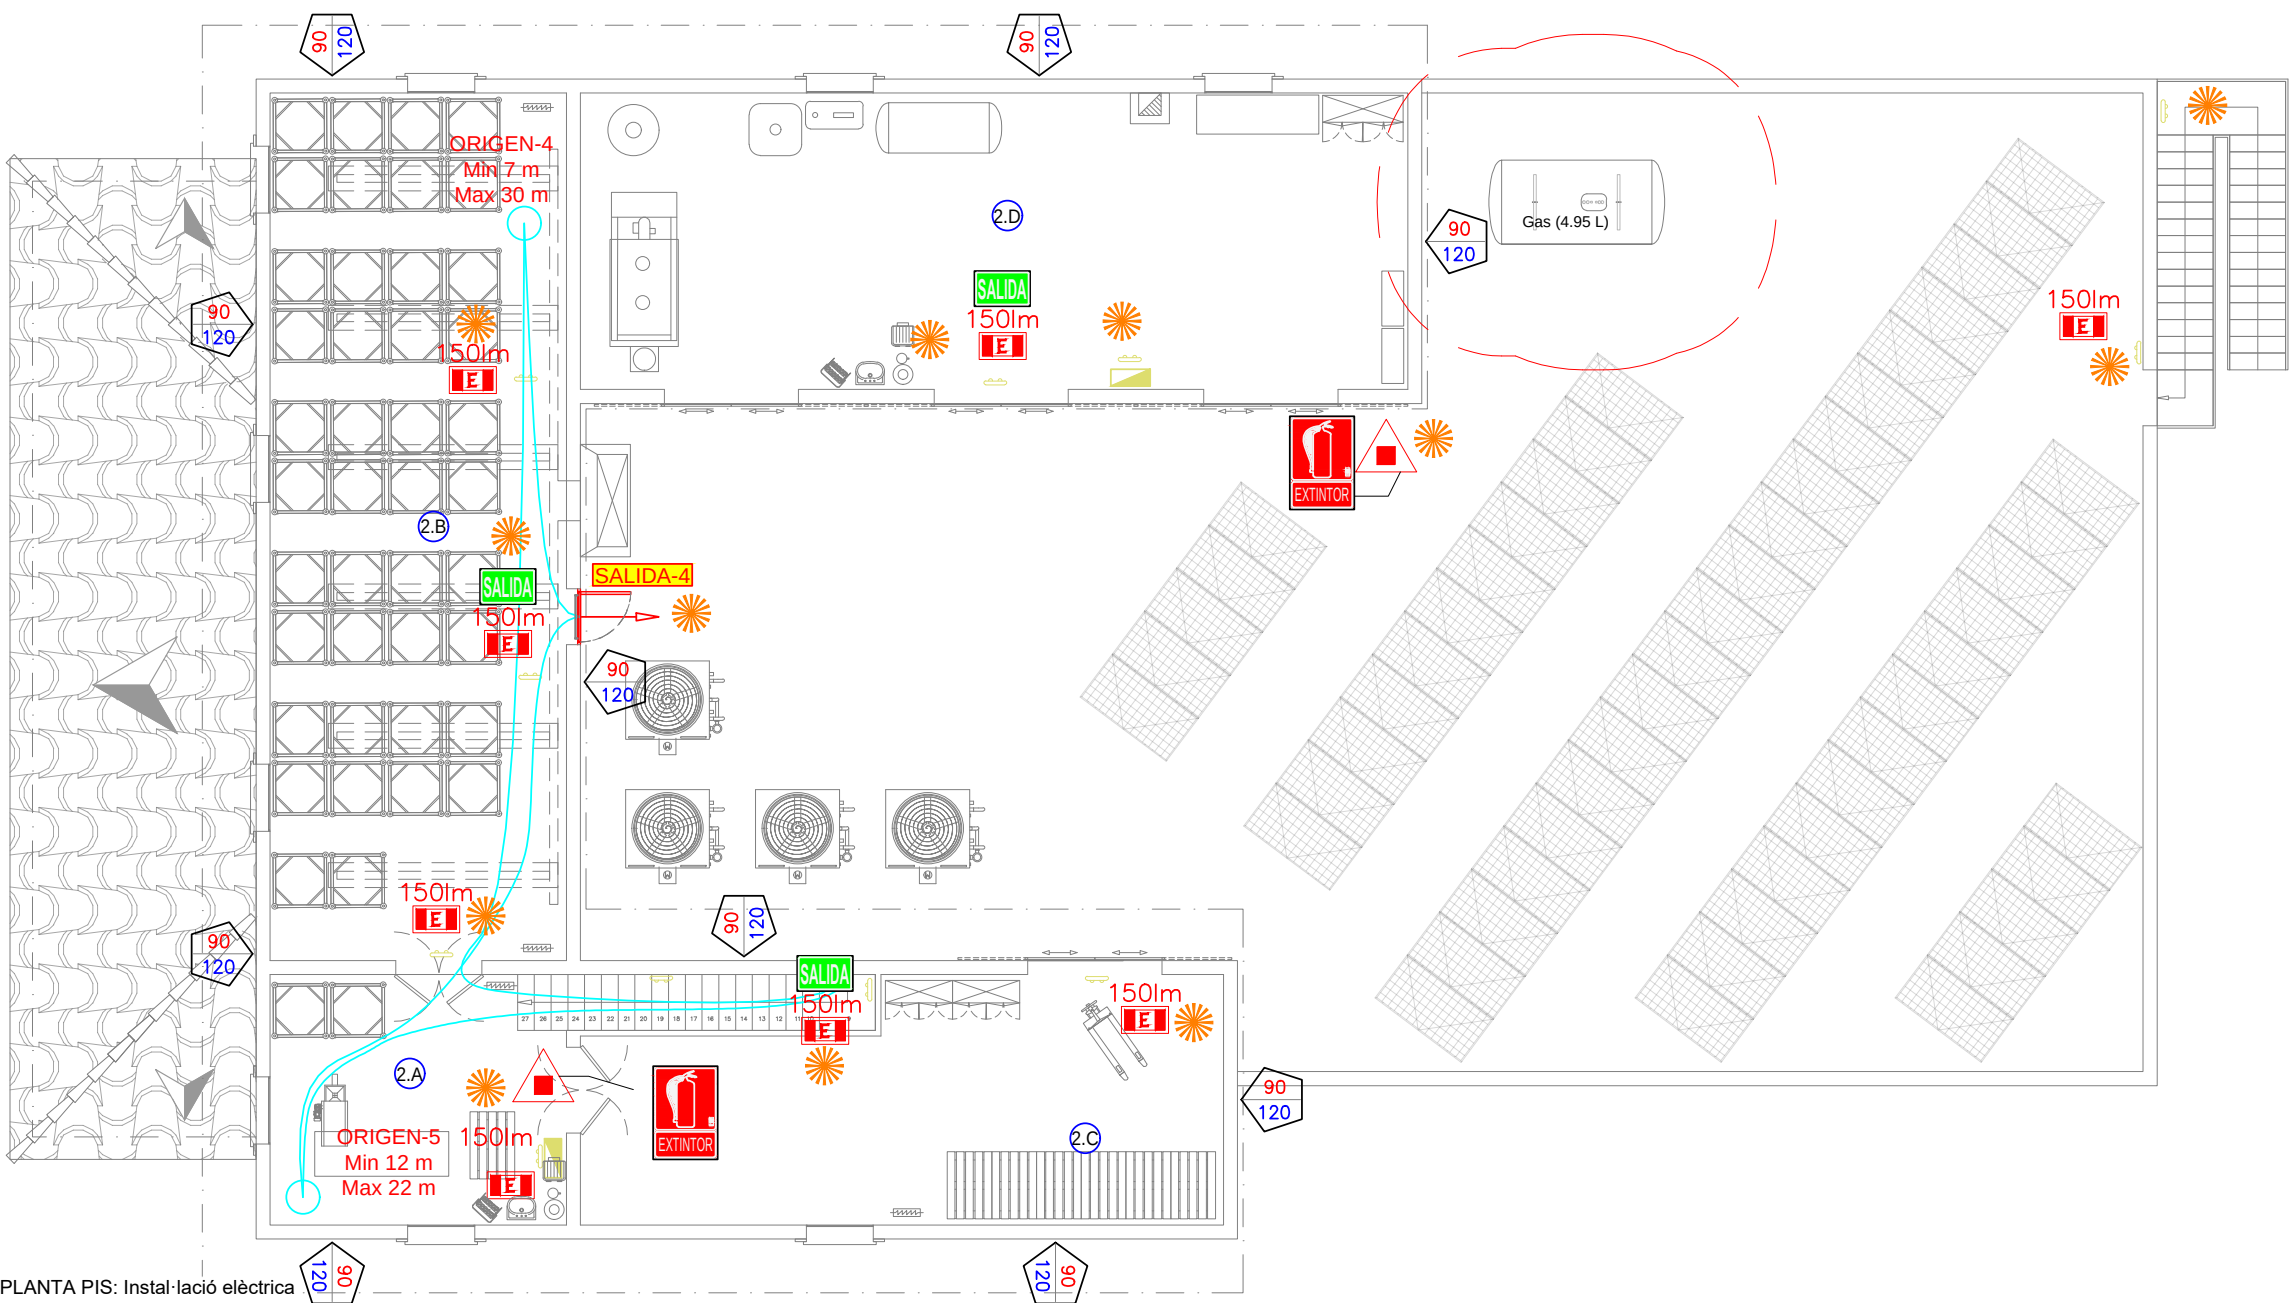

LEYENDA CONTRAINCENDIOS

- EXTINTOR DE POLVO ABC 6Kg
- EXTINTOR DE CO2 5Kg
- EXTINTOR POLVO ABC 50kg 34A-233B EN CARRO
- EXTINTOR DE CO2 20Kg EN CARRO
- SIRENA DE ALARMA
- PULSADOR DE DISPARO
- LUMINARIA AUTÓNOMA DE SEÑALIZACIÓN Y EMERGENCIA FLUORESCENTE
- LUMINARIA AUTÓNOMA DE SEÑALIZACIÓN Y EMERGENCIA FLUORESCENTE ESTANCA
- CENTRAL CONTRAINCENDIOS
- APERTURA ANTIPÁNICO
- BOCA DE INCENDIO EQUIPADA DE 25mm
- ELEMENTO NO MODIFICABLE SIN ALTERAR LAS CONDICIONES DE PROTECCIÓN CONTRA INCENDIOS

LLEGENDA MATERIALS


RESISTENCIA AL FUEGO ELEMENTO

NN: EF Por normativa

EE: EF Del elemento

LEYENDA SEÑALIZACIÓN

- SEÑAL FOTOLUMINESCENTE "BOCA DE INCENDIO"
- SEÑAL FOTOLUMINESCENTE "EXTINTOR"
- SEÑAL FOTOLUMINESCENTE "EXTINTOR EN CARRO"
- SEÑAL FOTOLUMINESCENTE "PULSADOR DE ALARMA"
- SEÑAL FOTOLUMINESCENTE "SALIDA"
- SEÑAL FOTOLUMINESCENTE "DIRECCION DE EVACUACION A TRAVES DE ESCALERA DESCENDENTE"
- SEÑAL FOTOLUMINESCENTE "SIN SALIDA"
- SEÑAL FOTOLUMINESCENTE "DIRECCION DE EVACUACION A TRAVES DE ESCALERA ASCENDENTE"
- SEÑAL FOTOLUMINESCENTE "SALIDA DE EMERGENCIA"

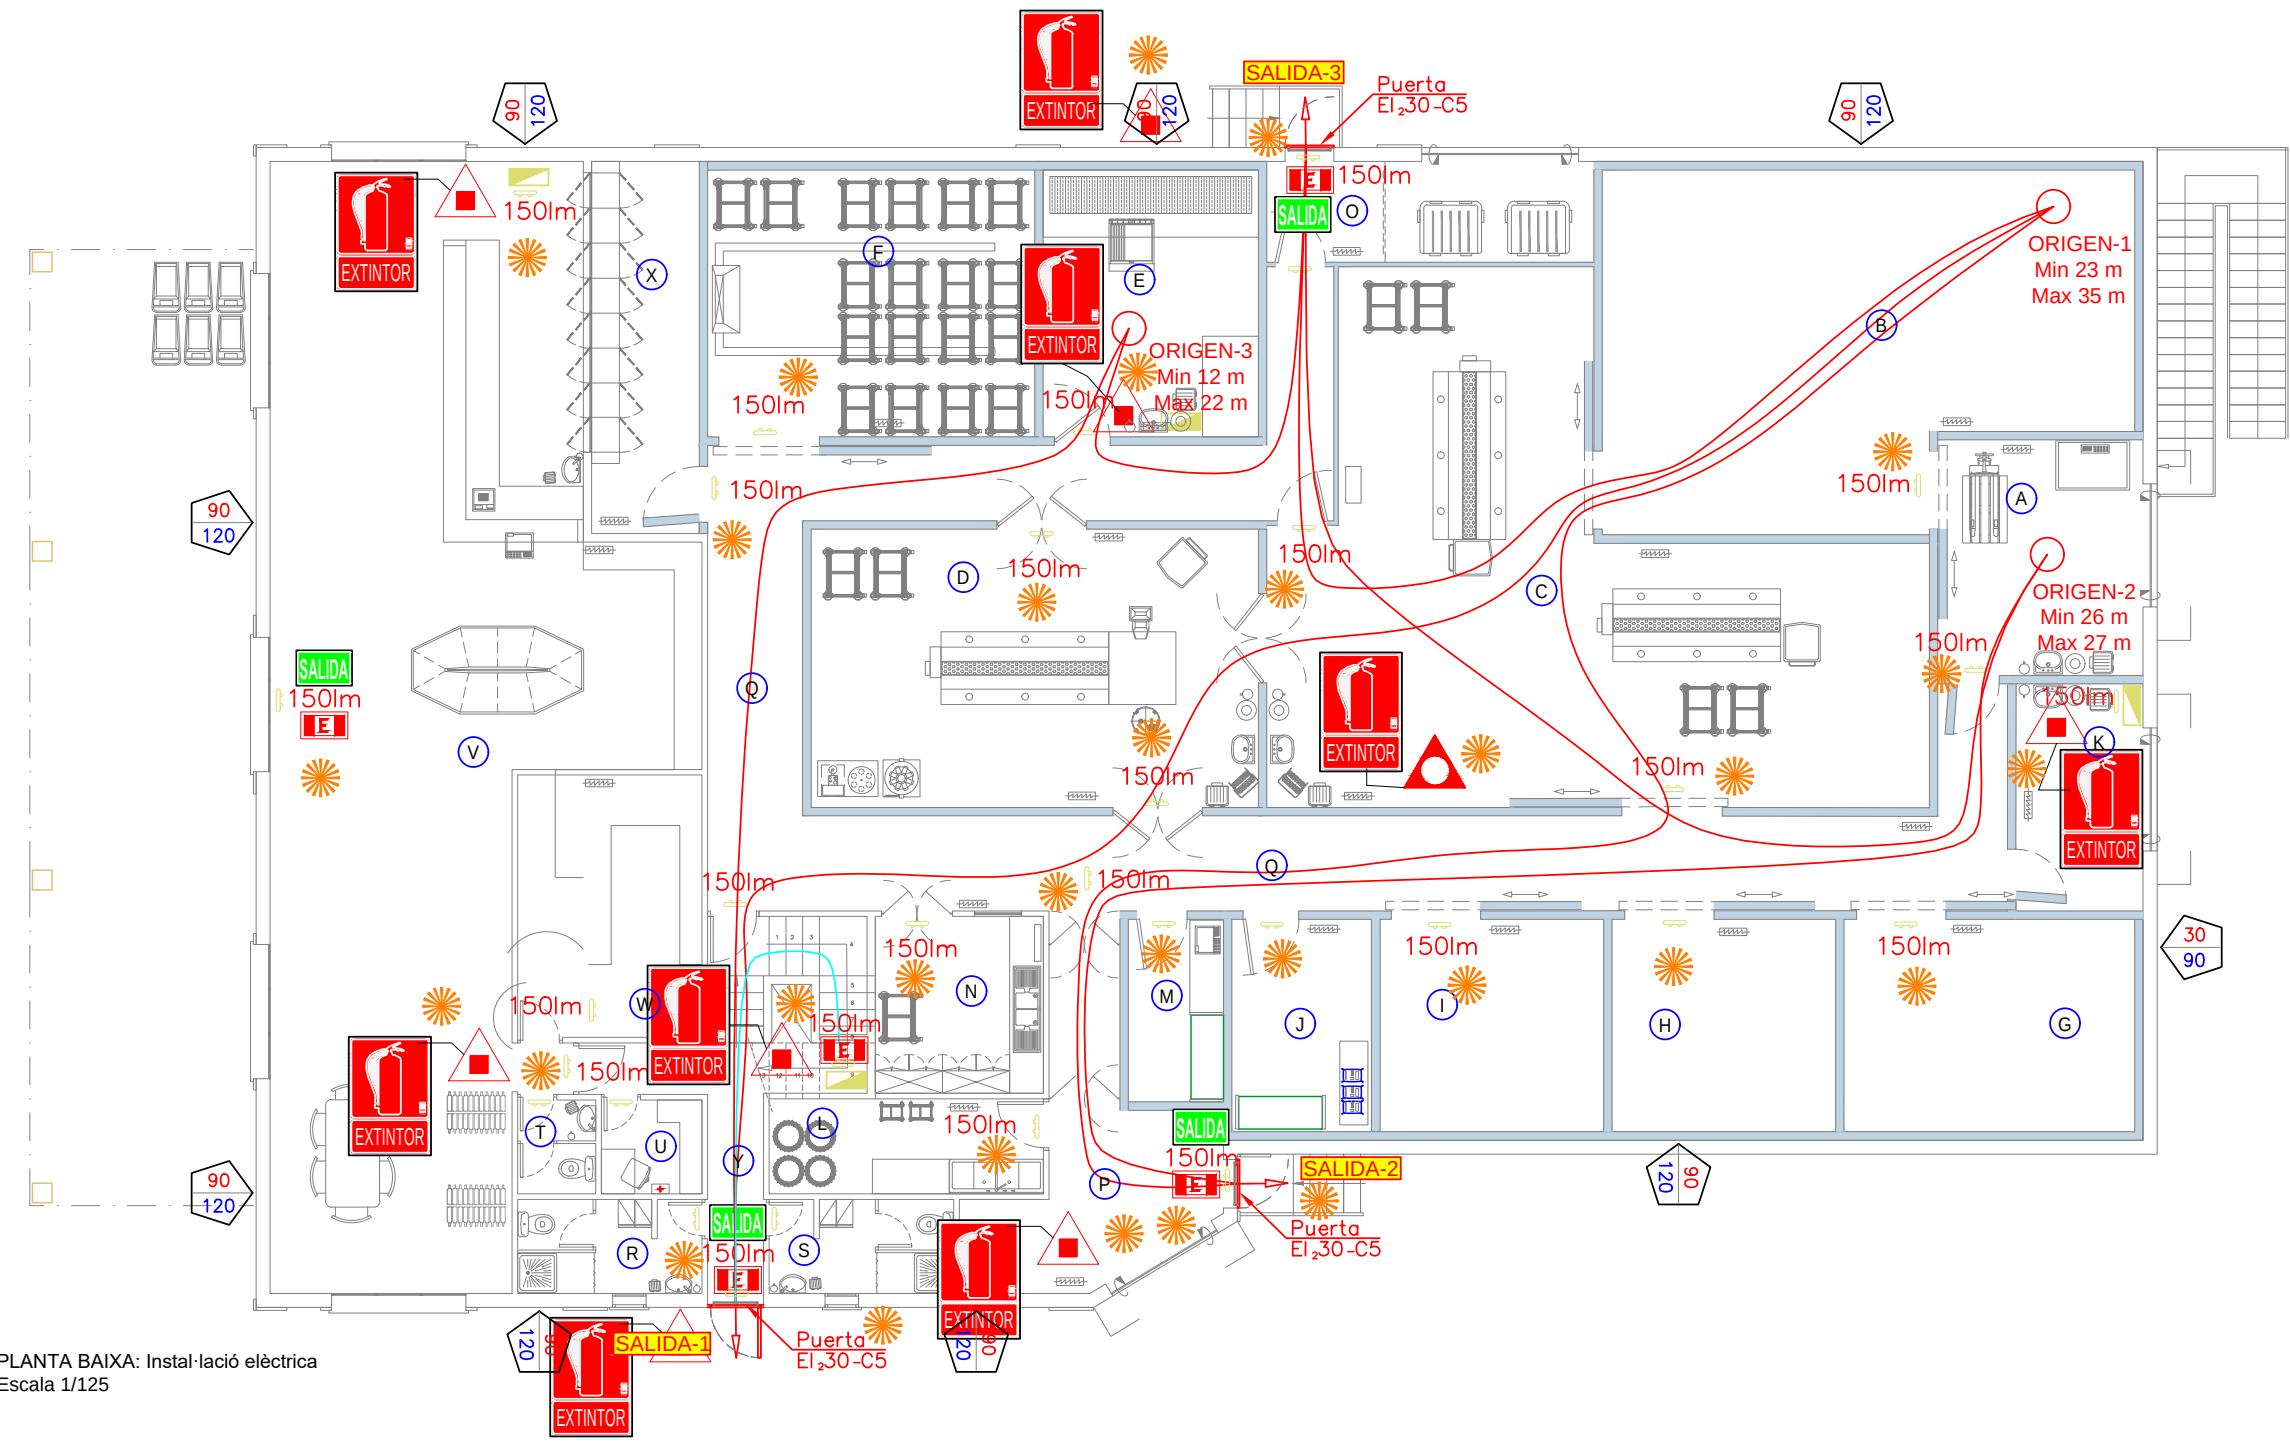

LOCALS PLANTA BAIXA	
ID	US
A	MOLL RECEPCIÓ
B	CÀMARA MATÈRIA PRIMA
C	SALA PREPARACIÓ I CLASSIFICACIÓ CÀRNS
D	SALA ENVASAT
E	SALA COCCIÓ
F	ASSECADOR 1
G	CÀMARA EXPEDICIÓ PECES
H	CÀMARA PRODUCTES ENVASATS
I	CÀMARA EXPEDICIÓ OUITS I CURATS
J	MAGATZEM ENVASOS, ETIQUETES I EMBALATGE
K	MOLL EXPEDICIÓ
L	PREPARACIÓ BUELLS
M	MAGATZEM ESPÈCIES
N	LOCAL NETEJA
O	ESCOBRERIES
P	MOLL CÀRREGA
Q	CIRCULACIÓ 1
R	LAVABO PERSONAL MASCULI
S	LAVABO PERSONAL FEMENI
T	ASEO CLIENTS
U	OFICINA
V	VENDA DIRECTA
W	MAGATZEM VENDA DIRECTA
X	REPOSICIÓ PROD. CÀRNICS VENDA DIRECTA
Y	CIRCULACIÓ 2

LOCALS PLANTA PIS	
ID	US
2A	VESTIBUL
2B	ASSECADOR 2
2C	MAGATZEM EMBALATGES I ETIQUETES
2D	SALA MAQUINES
2E	COBERTA

PROJECTE ACT AGRARIA COMPLEMENTARIA DE TRANSFORMACIÓ I COMERCIALIZACIÓ PRODUCCIÓ SOCIS.

Plànol de: PLANTA BAIXA I PIS: INSTAL·LACIÓ ELÈCTRICA

Emplaçament: PARCEL·LES 48 I 50 DEL POLIGON 10. T.M. POLLENÇA

Peticionari: SOC. COOP. LTDA. PAGESA DE POLLENÇA

Miquel Fiol Moragues, Enginyer Agrònom, Col·legiat nº 1.154

Data: SETEMBRE 2022

Escala: 1/125

PLÀNOL Nº: 11